


**Legende**

- > vorh. Kanal VG Monsheim Regenwasser
- - -> vorh. Kanal VG Monsheim Schmutzwasser
- Einzugsgebietsgrenze (Lageplan M 1:1.000)
- Einzugsgebietsgrenze (Übersicht M 1:10.000)
- A1.3 Bezeichnung Einzugsgebiet
- Gradientenhochpunkt
- Gradiententiefpunkt
- Quermelung

**vorh. Übergabepunkt Ü3**  
 Bau-Km: 0+420 (Achse 631)  
 Einzugswassermenge:  
 aus Straße: 34 l/s  
 aus Außengebiet: 63 l/s  
 Summe: 97 l/s

**vorh. Übergabepunkt Ü1**  
 Bau-Km: 0+374 (Achse 630)  
 Einzugswassermenge:  
 aus Straße: 38 l/s  
 aus Außengebiet: 10 l/s  
 Summe: 48 l/s

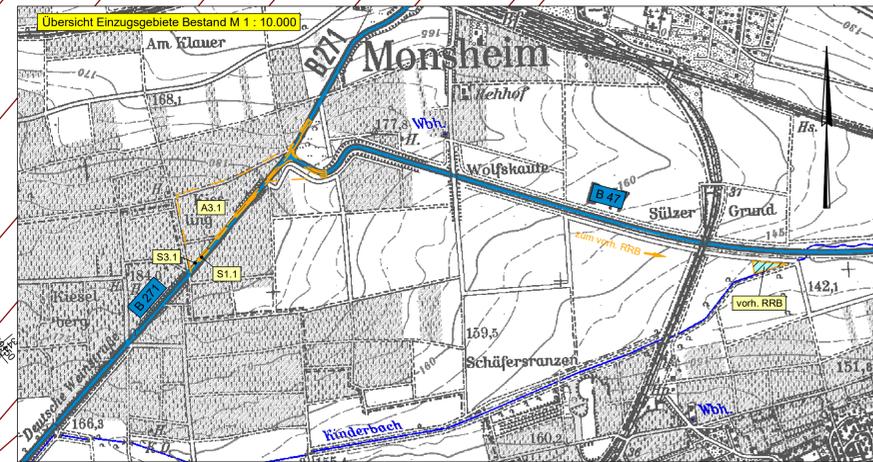

c			
b			
a			
Nr.	Art der Änderung	Datum	Name

Königsbahnstraße 5 66538 Neunkirchen Tel.: 06821-9062-0 Fax: 06821-9062-62 Internet: www.ing-koehns.de E-Mail: plan@ing-koehns.de		Projekt-Nr.: 6104		
		bearbeitet:	Datum	Name
		gezeichnet:	Oktober 2022	S. Knapp
		geprüft:	Oktober 2022	G. Kohns

	Entwurfsbearbeitung:		
	Landesbetrieb Mobilität Worms Schönauer Straße 5 67547 Worms Tel.: 06241401-5 Fax: 06241401-600		
	bearbeitet:	Datum	Name
	gezeichnet:		

**FESTSTELLUNGSENTWURF**

Straßenbauverwaltung: 		Unterlage: 8 Blatt-Nr.: 1 Entwässerungslageplan Bestand
PROJIS-Nr.:	SAP-Nr.: A.31-02-0426.06	Maßstab: 1:500
<b>B 47 / B 271</b> <b>Umbau AS Monsheim zum KVP</b>		
aufgestellt: Worms, den 15.06.2023  stv. Dienststellenleiterin		