
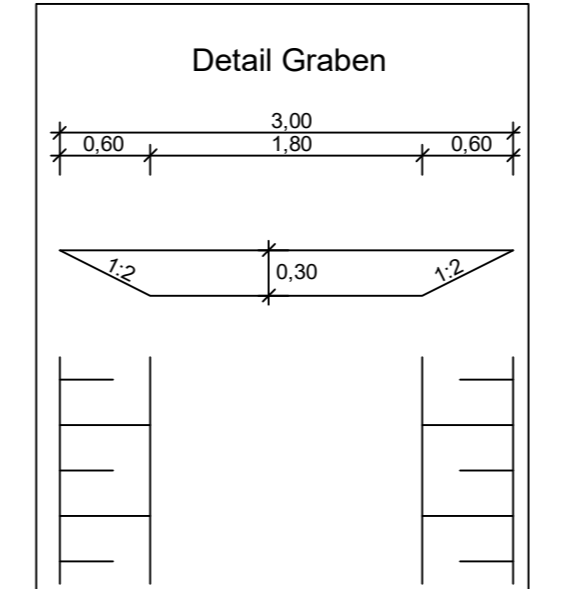


- Legende**
- vorh. Kanal VG Monsheim Regenwasser
 - vorh. Kanal VG Monsheim Schmutzwasser
 - geplanter Kanal
 - geplante Drainageleitung mit Revisionsschacht (umpflastert)
 - Straßenablauf
 - Einzugsgebietsgrenze (Lageplan M 1:1.000)
 - Einzugsgebietsgrenze (Übersicht M 1:10.000)
 - Bezeichnung Einzugsgebiet
 - vorh. Kanal entfällt
 - gepl. Versickerungsfläche zur Behandlung des Straßenoberflächenwassers (SOW)
 - Gradientenhochpunkt
 - Gradienten tiefpunkt
 - Querneigung
 - Baumverlust

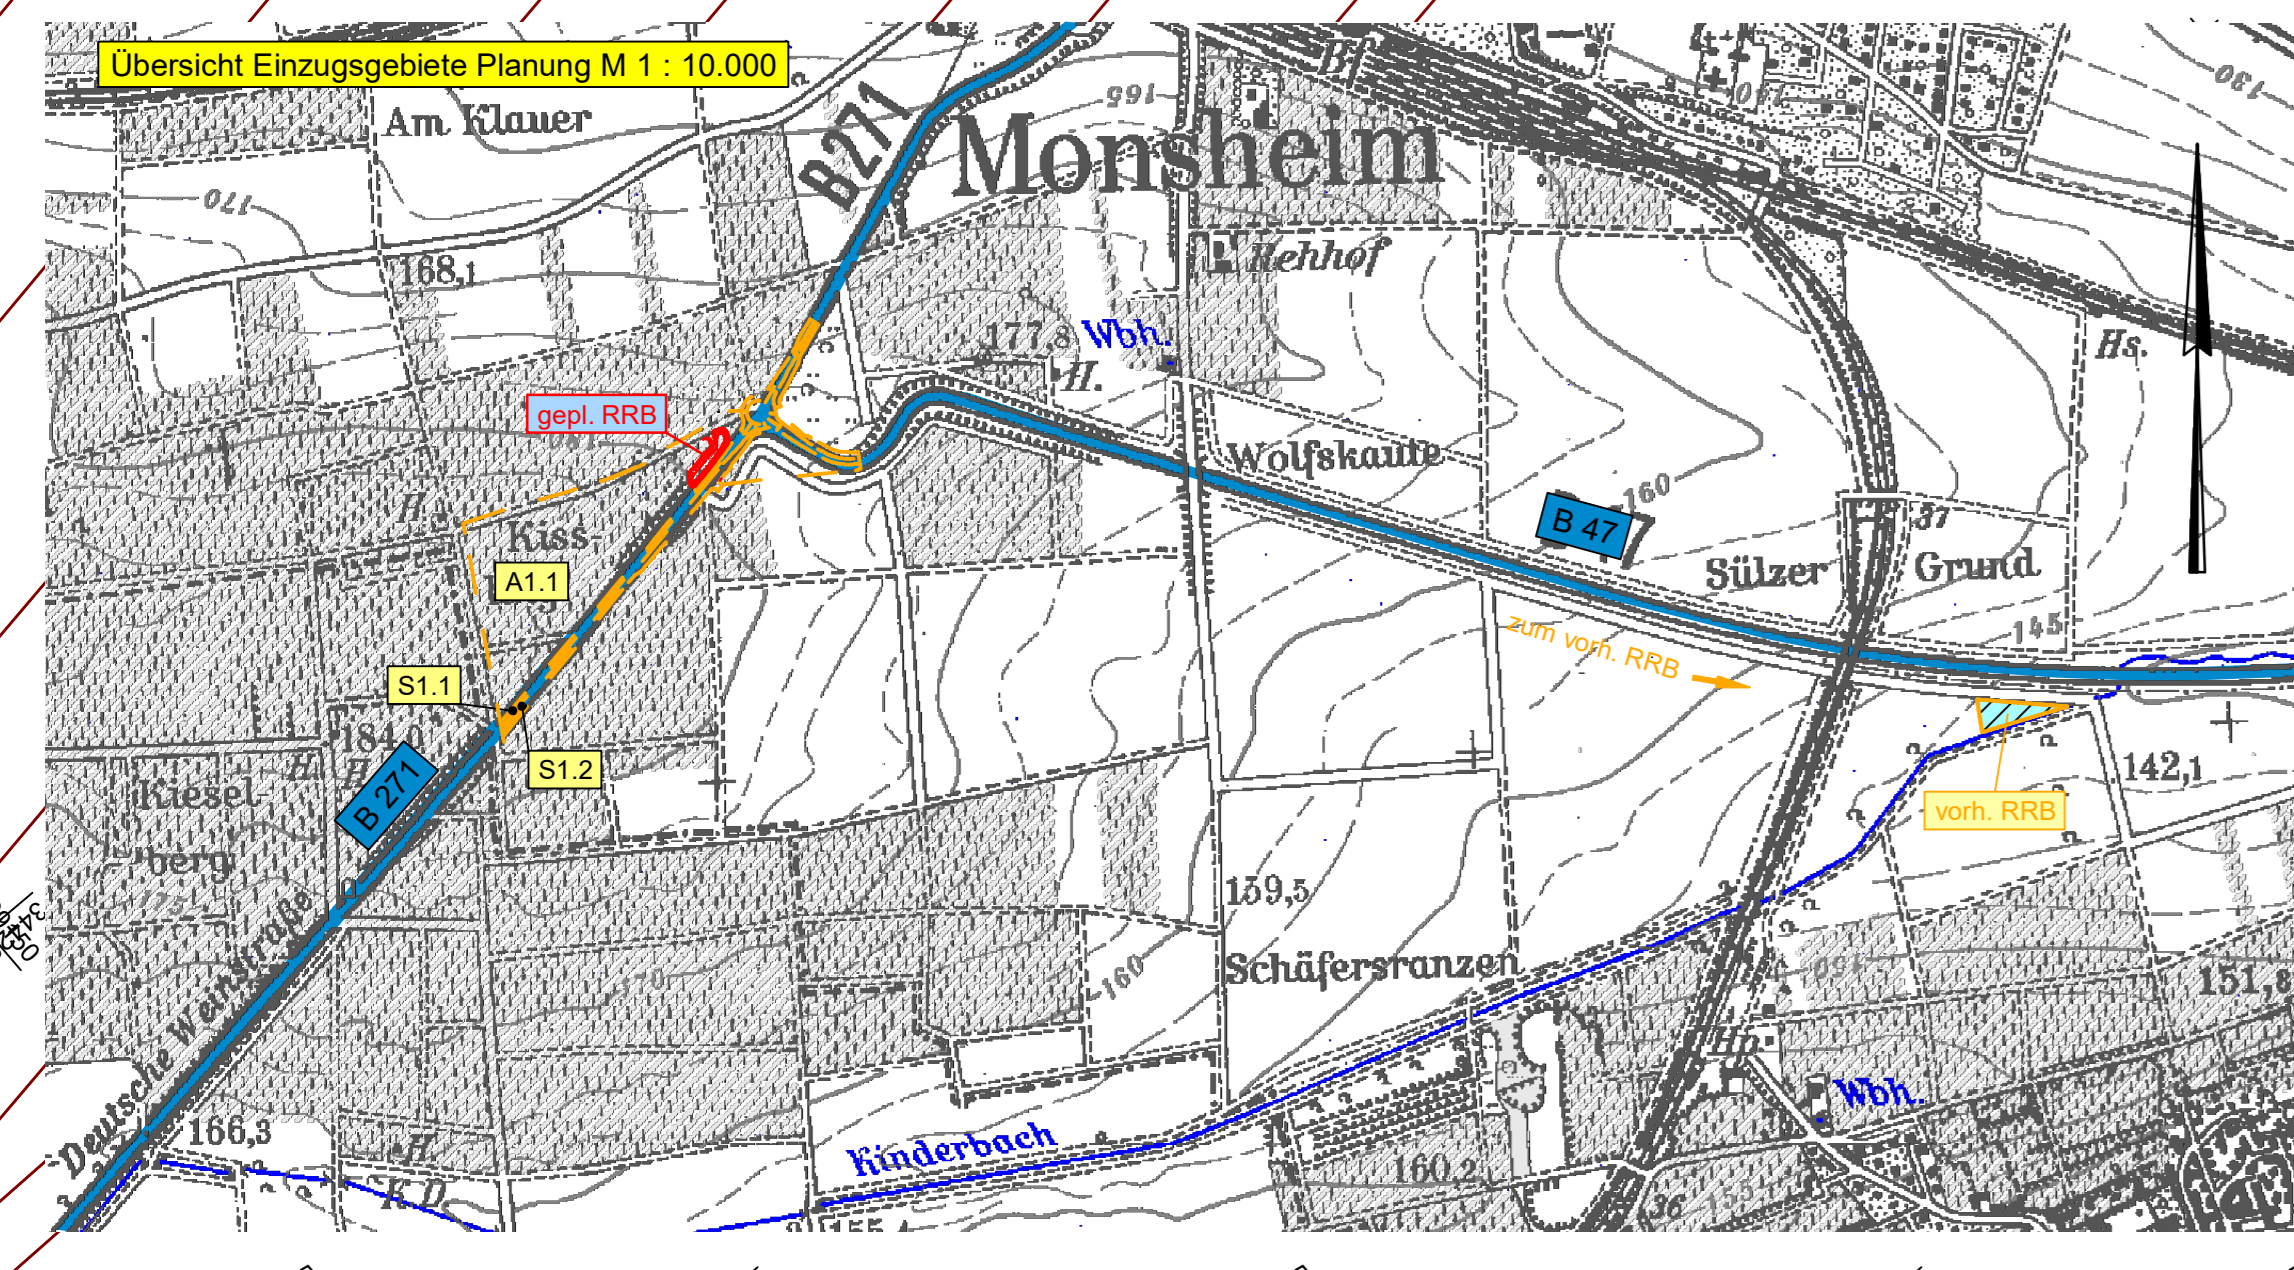

c			
b			
a			
Nr.	Art der Änderung	Datum	Name

Königsbahnstraße 5
66538 Neunkirchen
Tel.: 06821-9062-0
Fax: 06821-9062-62
Internet: www.ing-kohms.de
E-Mail: plan@ing-kohms.de

ingeneurguppe KOhms
PLAN
KOHMS PLAN GmbH

Projekt-Nr.: 6104
Datum:
Name:
bearbeitet: Oktober 2022 S. Knapp
gezeichnet: Oktober 2022 S. Valentin
geprüft: Oktober 2022 G. Kohms

Entwurfbearbeitung: **LBM**
Landesbetrieb Mobilität
Worms
Schönauer Straße 5
67547 Worms
Tel.: 06241401-5
Fax: 06241401-600

Datum:
Name:
bearbeitet:
gezeichnet:
geprüft:

FESTSTELLUNGSENTWURF

Strassenbauverwaltung: **Rheinland-Pfalz**
Unterlage: 8 Blatt-Nr.: 2
Entwerfungslageplan
Planung

PROJIS-Nr.: SAP-Nr.: A31-02-0428.06 Maßstab: 1:500

B 47 / B 271
Umbau AS Monsheim zum KVP

aufgestellt: Worms, den 15.06.2023...
Souweire
stv. Dienststellenleiterin

Z-6104Aug-05-01.PLT/Aug-08-02-Planung 02.11.22 Kohms PLAN