



Mall-Sedimentationsanlage ViaSedi lang  
ViaSedi 18L 540  
Schachtabdeckung Klasse D - 400 kN

Schnitt

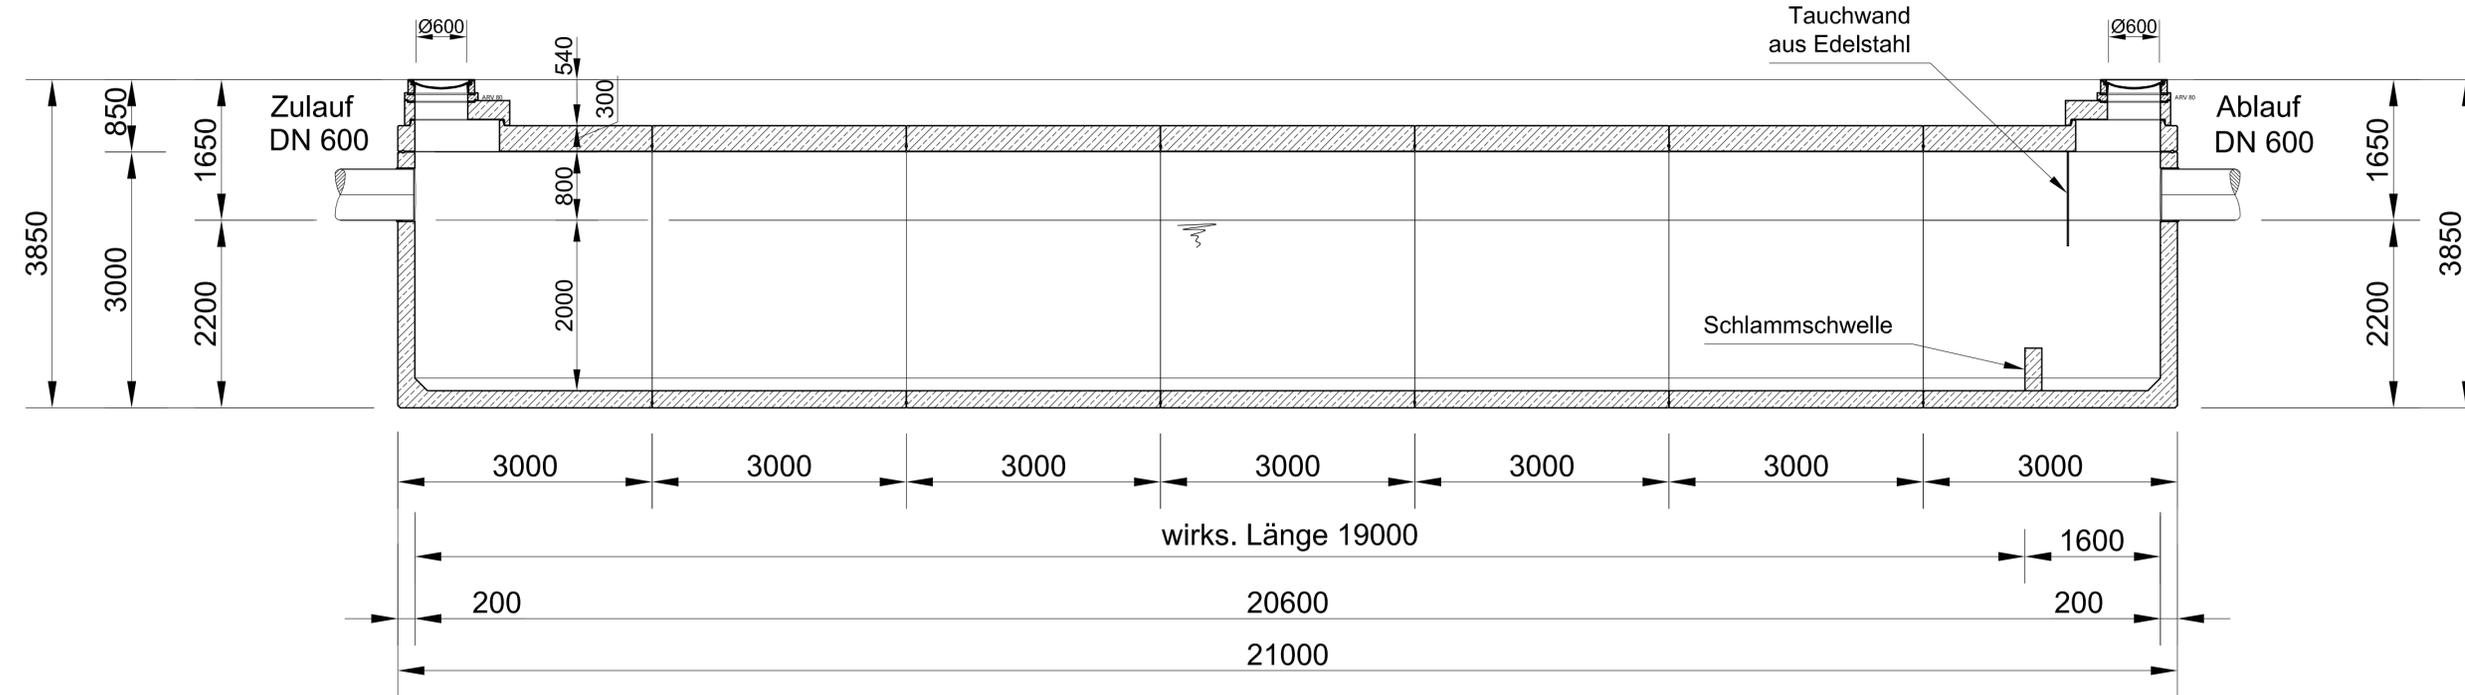

Grundriss

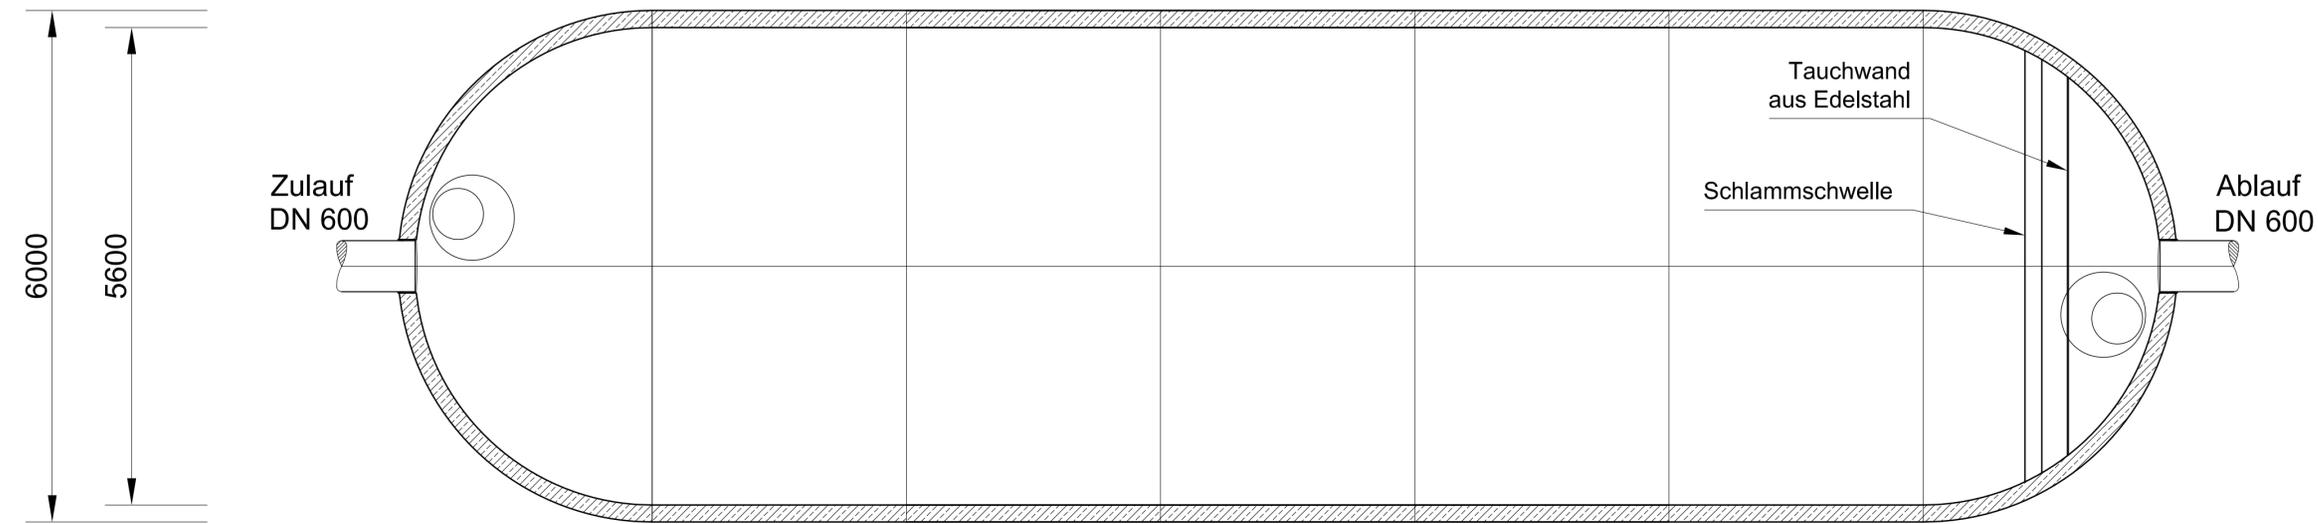

c			
b			
a			
Nr.	Art der Änderung	Datum	Name

1	2	3
---	---	---

Entwurfsbearbeitung:	Projekt-Nr.: 01120705
<b>BSBI</b> BERATUNGS- & SAUTHER GMBH BERATUNGS INGENIEURE Europaallee 10 66113 Saarbrücken Tel. 0681/926 50-0 Fax 0681/926 50-29 mail@bs-bi.de www.bs-bi.de	Name bearbeitet: 05/2019 Riga gezeichnet: 05/2019 Arth-Lippold geprüft: 05/2019 <i>Arth</i>

Entwurfsbearbeitung:	Landesbetrieb Mobilität Bad Kreuznach Eberhard-Anheuser- Straße 4 55543 Bad Kreuznach Tel.: 0671/804-0 Fax: 0671/804-2000	Name bearbeitet: gezeichnet: geprüft: 22.07.2019 D. Becker
----------------------	---	---

FESTSTELLUNGSENTWURF

Straßenbauverwaltung:	Unterlage: 18.3 Blatt-Nr.: 2
Rheinland-Pfalz	Systemzeichnung Sedimentationsanlage ViaSedi 18L 540
PROJIS-Nr.:	SAP-Nr.: A.13-12-0021.01
	Maßstab: 1 : 100

B 50 neu, Vierstreifiger Ausbau  
zwischen Bhf. Zolleiche und Dienststellengrenze  
von Bau-km 96+353,564 bis Bau-km 100+981,322  
von NK: 6108 045 nach NK: 6009 018

aufgestellt:  
Bad Kreuznach, den 09.08.2019  
  
gez. Wagner  
stv. Dienststellenleiter

Revisedatum: 23.07.2019 Dateiname: P:\Carroll\B50 Hochscheid-Lungkamp\DWG\Hochscheid-Sedimentationsanlage.dwg