


**RHEINLAND-PFALZ**  
**Stadt Worms**  
 Gem. Pffligheim  
 Flur 4

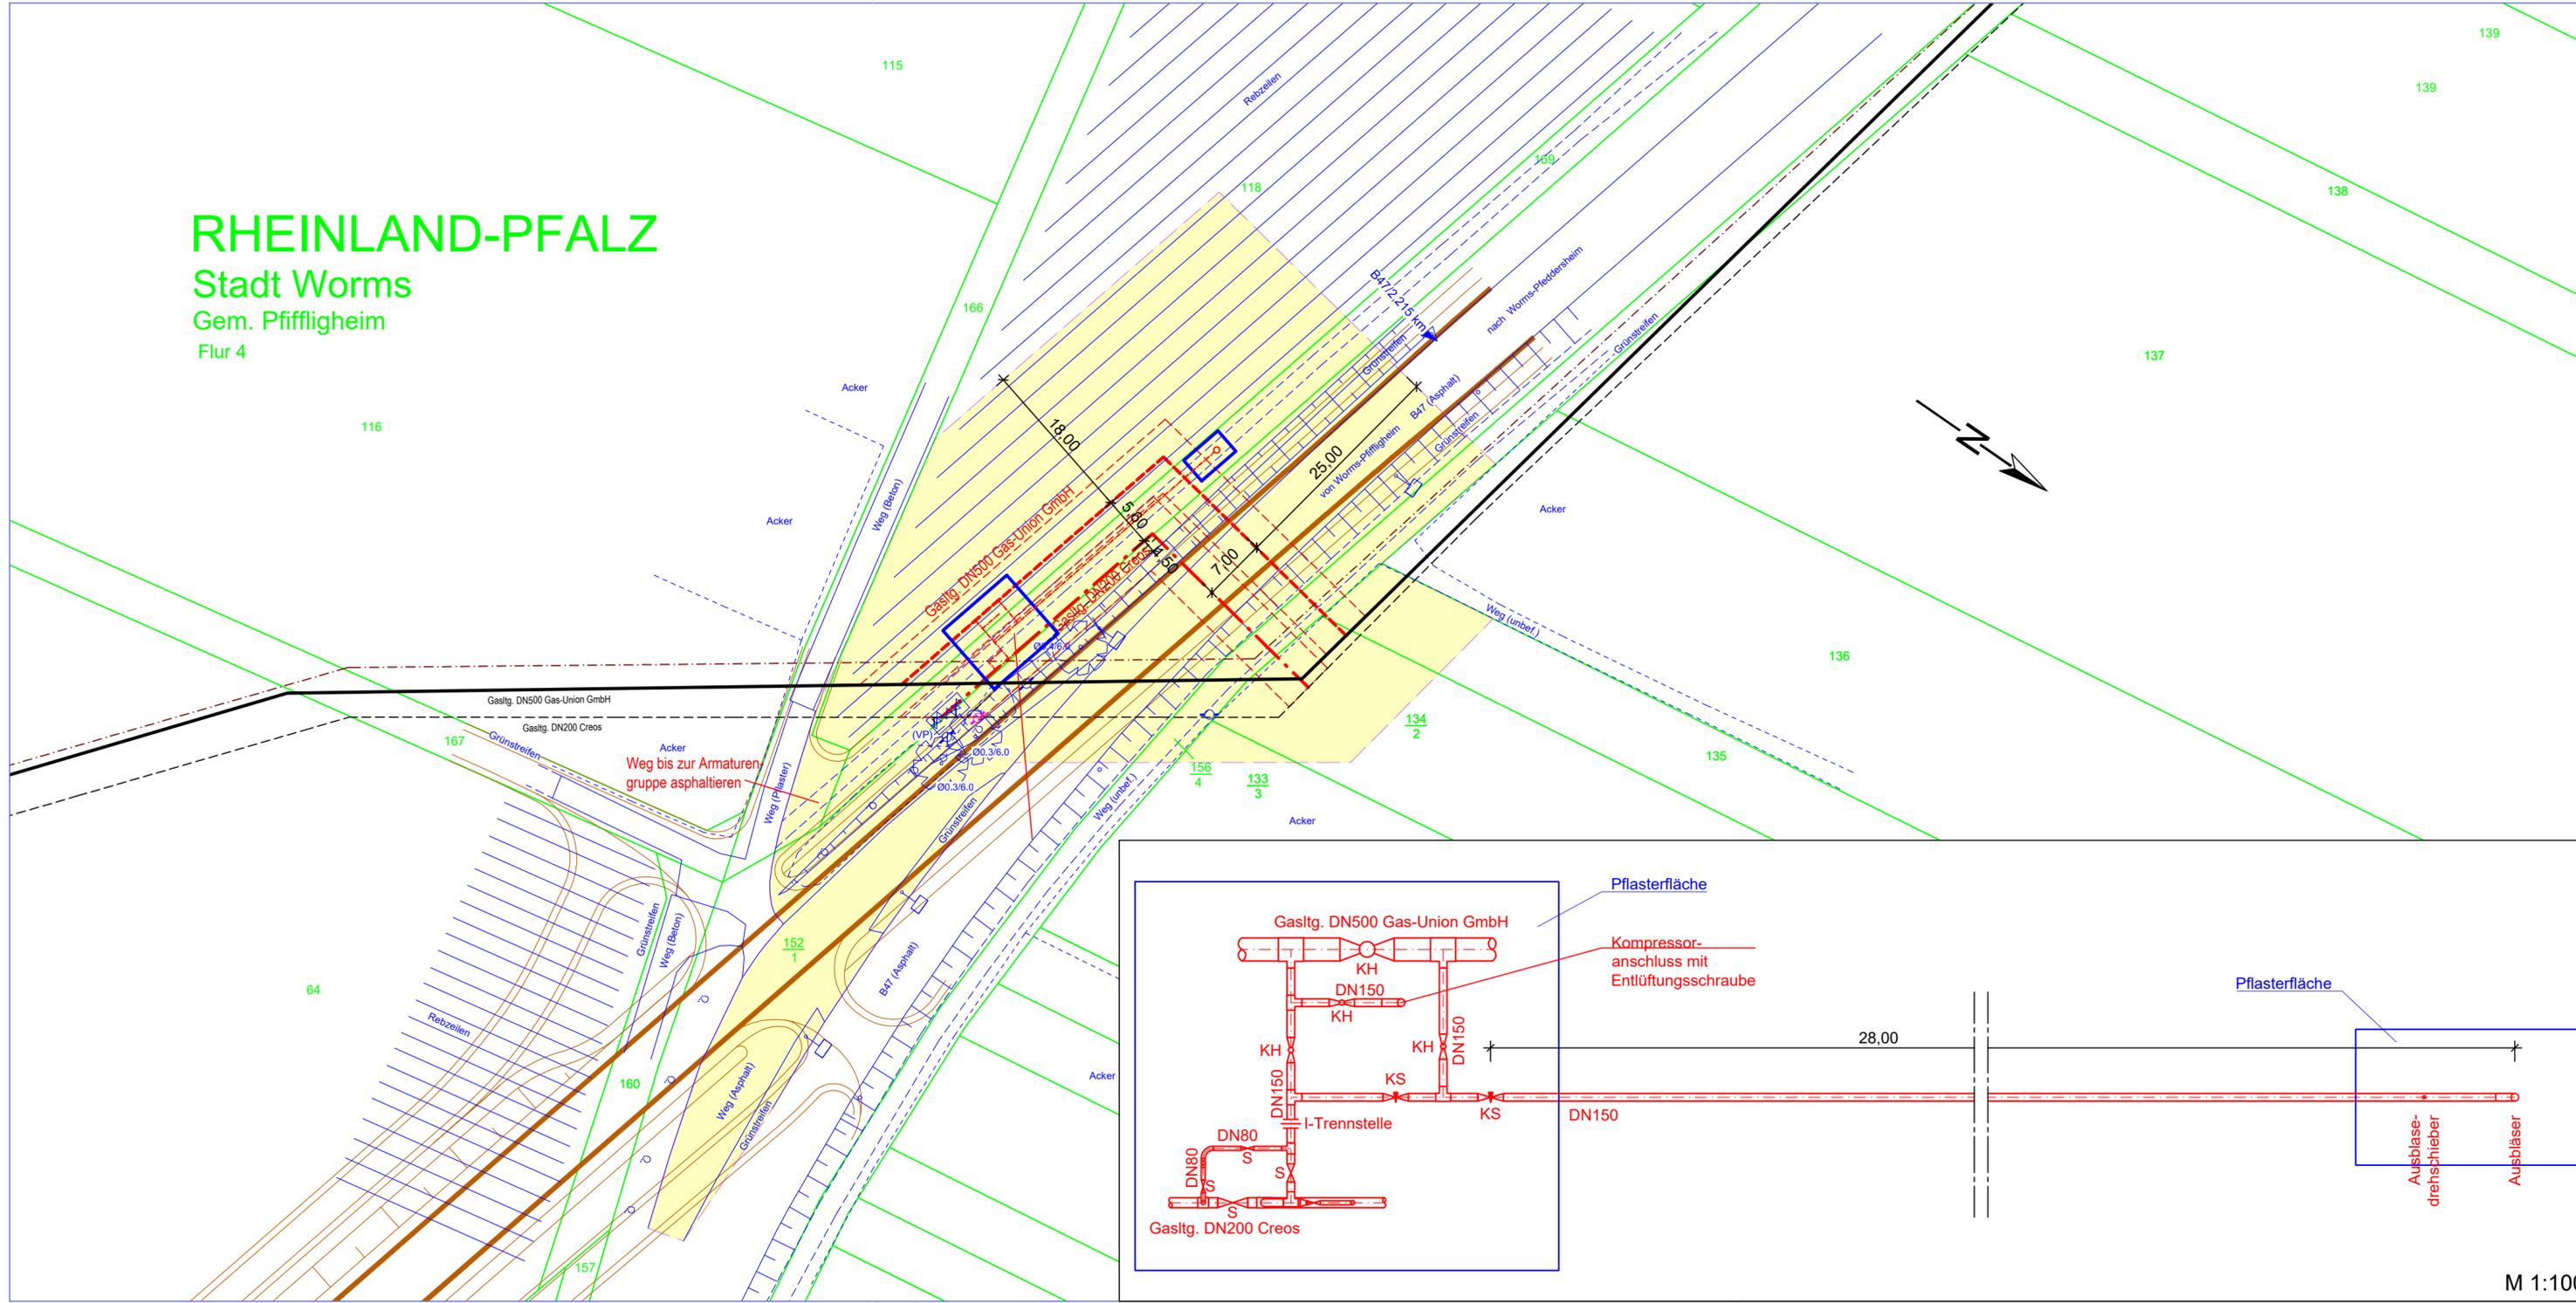

**Legende**

**Planung**

- 3m 3m: Grenze Schutzstreifen, geplant
- HD-Gasleitung, geplant
- Grenze Schutzstreifen, geplant
- Leitung im Mantelrohr, geplant
- Schilderpfahl / mit Dach
- Arbeitsstreifen, Lagerflächen, Baustellenzufahrten, zu schützender Einzelbaum

**Bestand**

- HD-Gasltg. in Betrieb
- HD-Gasltg. stillgelegt
- KKS-Anlage
- Schilderpfahl / mit Dach

**Fremdanlagen**

- DN, Medium, Betreiber: Rohrleitung
- xx, kV, Betreiber: Kabel
- DN, Werkstoff: Kanal / Kanaldeckel

**Grenzen**

- Flurstücksgrenze
- Flur
- Gemarkungsgrenze
- Gemeindegrenze
- Kreisgrenze

**Sonderflächen**

- Archäologie
- Denkmalschutz
- Alllasten
- Wasserschutzgebiete
- Fremdplanungen

**Hinweise für die Bauausführung**

Eintragung der Fremdanlagen ohne Gewähr für Richtigkeit und Vollständigkeit. Erkundung der genauen Lage bzw. örtliche Einweisung durch Betreiber der Fremdleitungen sind vom Auftragnehmer vorzunehmen bzw. zu veranlassen. Die Auflagen der Betreiber sind zu berücksichtigen. Alle nicht besonders bezeichneten horizontalen und vertikalen Knicke sind in elastischer Biegung oder mittels Schnittkrümmer auszuführen. Abstand zu kreuzenden Leitungen mind. 0,20 m.

Bei der Bauausführung sind die Bestimmungen des Denkmalschutz- und Pflegegesetzes vom 23.3.1978 (GVBl. 1978, Nr. 10, Seite 159) zu beachten. Danach ist jeder zutage kommende archäologische Fund unverzüglich zu melden, die Fundstelle soweit als möglich unverändert zu lassen und die Gegenstände sorgfältig gegen Verlust zu sichern.

Liegenschaftskataster: Datengrundlage Geobasisinformation der Vermessungs- und Katasterverwaltung Rheinland-Pfalz - ©GeoBasis-DE/LVermGeoRP2016  
 Aktualität der Geobasisinformation: 08 / 2016

**MUNSCH-VERMESSUNG GmbH**  
 Ingenieurbüro für Vermessung, Planung und graphisch-geometrische Datenverarbeitung, Abrechnung und Bauleitung

Sitz: Auf dem Limes 18, 56598 Rheinbrohl  
 info@munsch-vermessung.de  
 Tel.: +49 2635 / 24 71  
 Fax: +49 2635 / 42 55

Technisches Büro: Hohenzollernstr. 33, 67063 Ludwigshafen  
 Tel.: +49 621 / 62 19 65  
 Fax: +49 621 / 62 19 63

Ausführungsplan	bearbeitet Name/Datum	geprüft Name/Datum	freigegeben Name/Datum
<b>Genehmigungsplan</b>			
Index	Bemerkung	bearbeitet	geprüft
05 v. 21.02.2020	Ergänzung Arbeitsstreifen Creos	Me (IBNi)	Li (IBNi)
04 v. 07.02.2020	Trassenänderung und Arbeitsstreifenverlängerung	Me (IBNi)	Li (IBNi)
03 v. 04.02.2020	Änderung Leitungsbezeichnung	Me (IBNi)	Li (IBNi)
02 v. 14.01.2020	Änderungen und Eintragung Armaturengruppe	Me (IBNi)	Li (IBNi)
04 v. 07.02.2020	Eintragung Umtrassierung	Me (IBNi)	Li (IBNi)

**Umlegung der Creos/Gas-Union-Leitung bei Bau-km 0+085 mit Erneuerung zweier Schiebergruppen**

M.541.00259.01 Lageplan

Planungslos	Leitungsbezeichnung	DN	DP	Plan-Nr.:
	Ltg. Worms-Bad Kreuznach (Creos)	200		
	Ltg. Frankenthal-Bischofsheim (Gas-Union)	500		

Datum der letzten Änderung: 25.11.2019

Kataster: 11.2019  
 Topographie: 11.2019  
 Plottedatum: 25.11.2019

Maßstab 1: 500

Gas-Union GmbH  
 Theodor-Stern-Kai 1  
 60596 Frankfurt am Main  
 Tel.: 069 3003-0  
 Fax: 069 3003-129

Creos Deutschland GmbH  
 Dokumentation und Planung (DP)  
 Am Zunderbaum 9  
 66424 Homburg  
 Tel.: 06841 9886-0  
 Fax: 06841 9886-111

gas union

M 1:100

