


RHEINLAND-PFALZ

Stadt Worms

Gem. Pffligheim

Flur 4

Rückbau
Armaturengruppe
Gas-Union GmbH

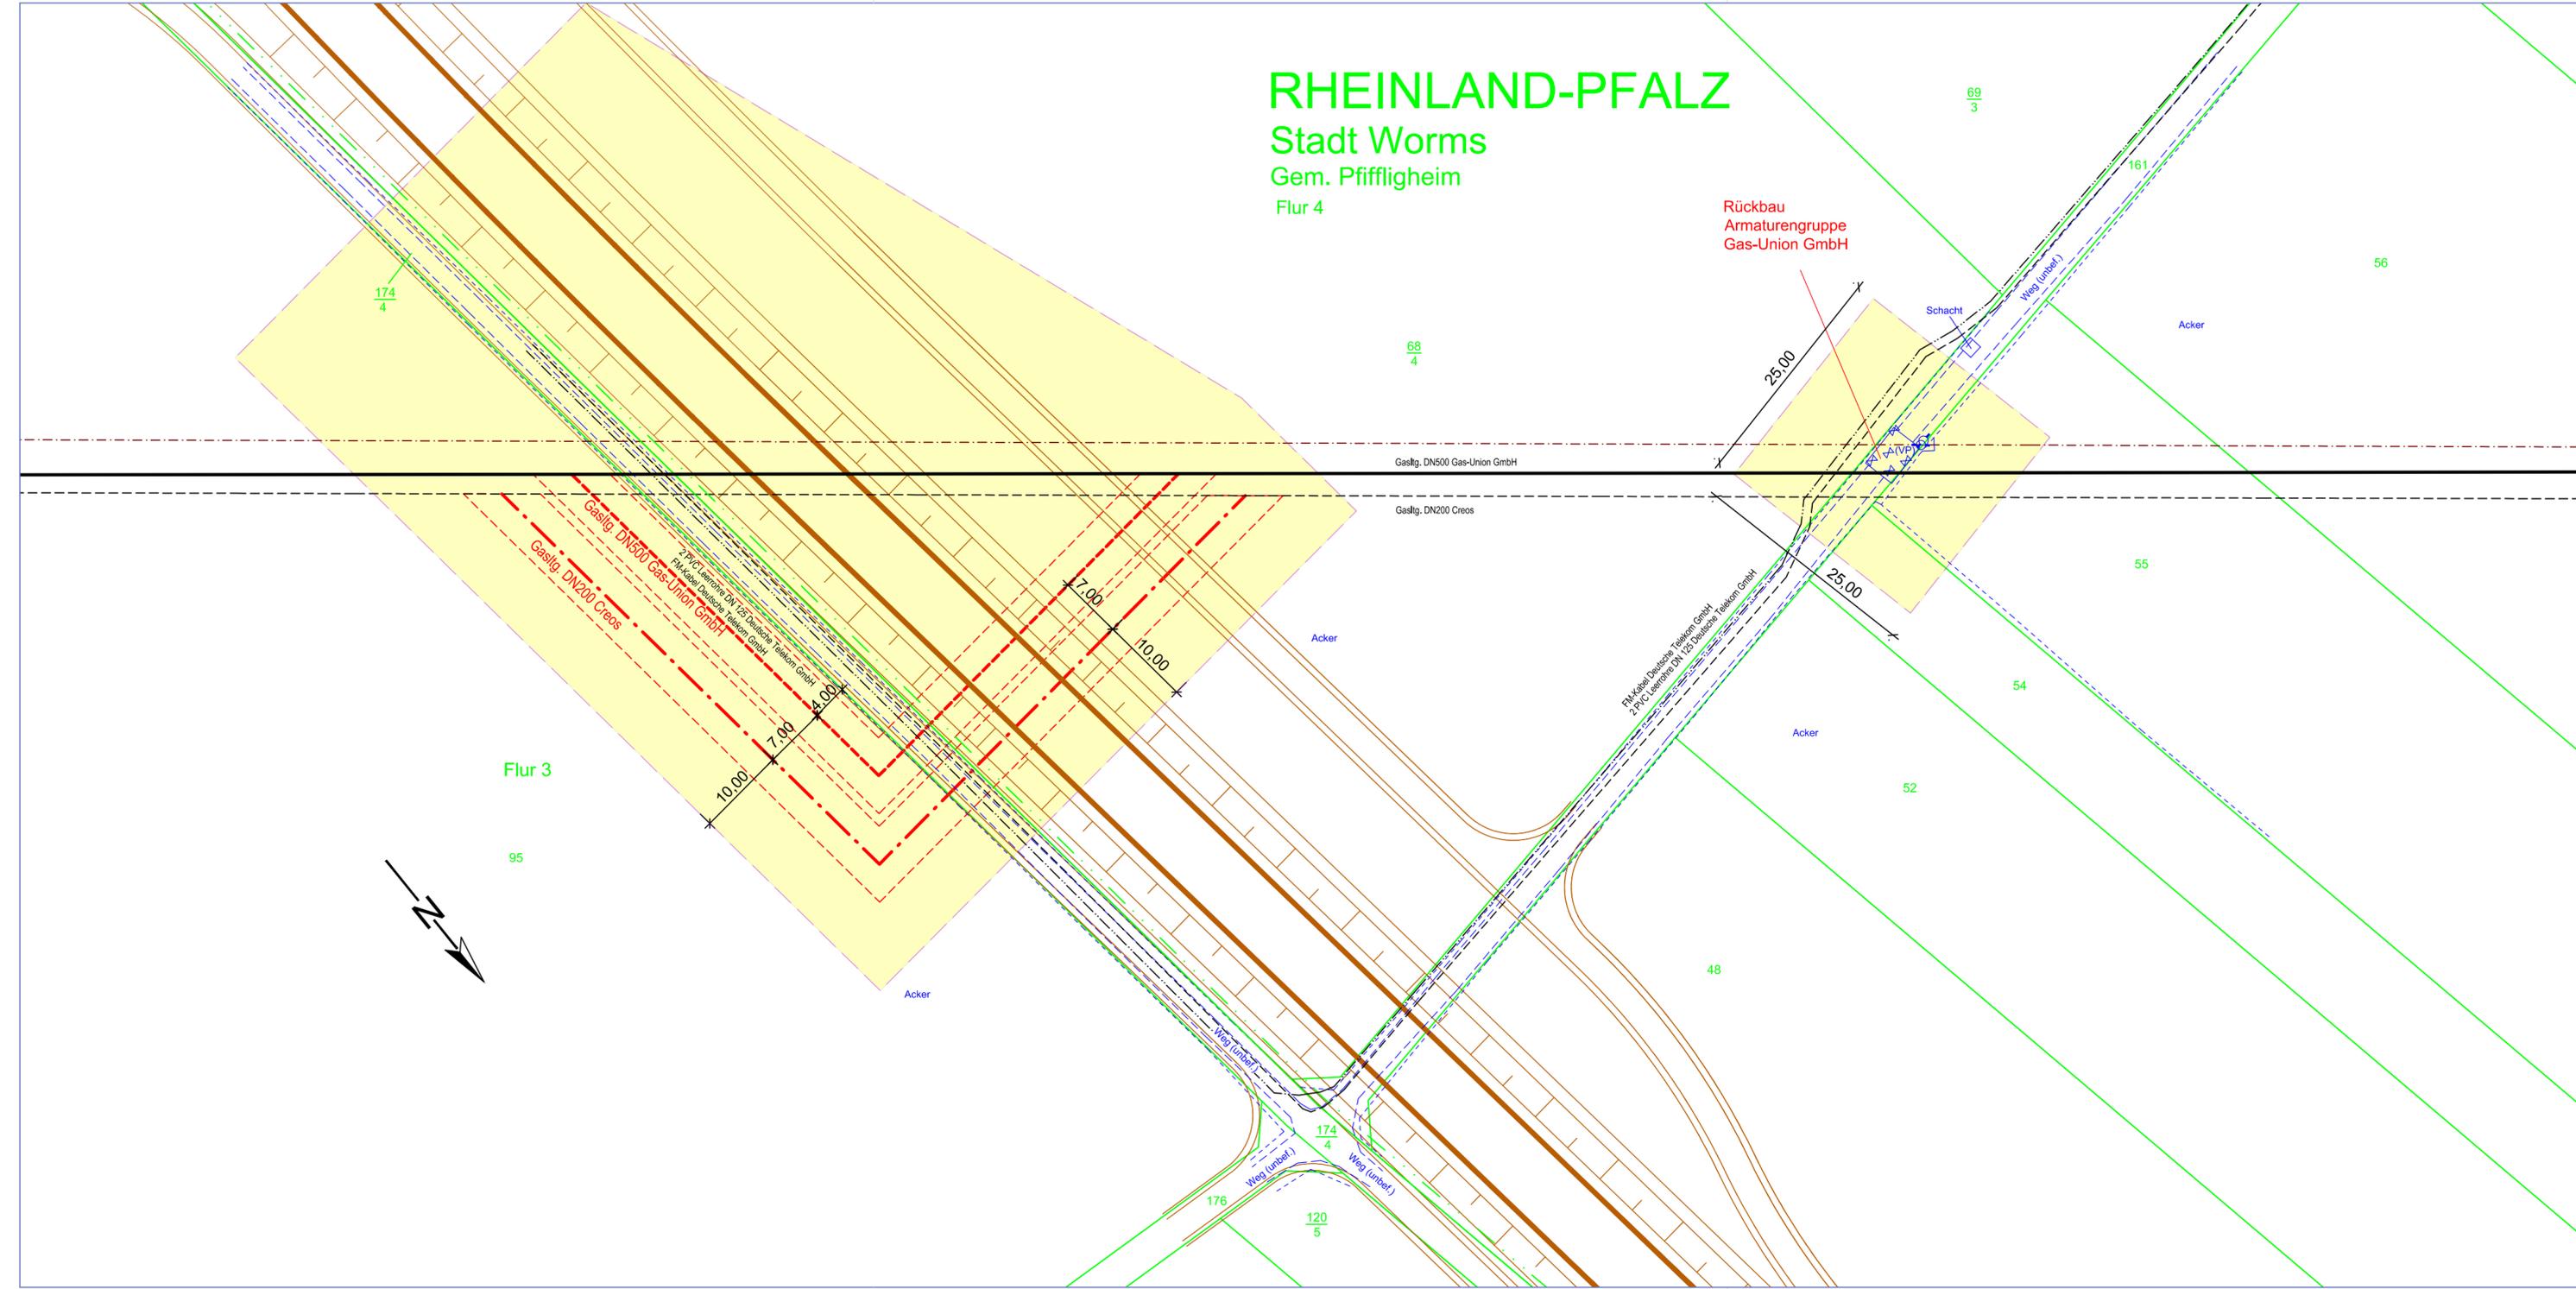

Legende

Planung

- 3m 3m: Grenze Schutzstreifen, geplant
- HD-Gasleitung, geplant
- Grenze Schutzstreifen, geplant
- Leitung im Mantelrohr, geplant
- Schilderpfahl / mit Dach
- Arbeitsstreifen, Lagerflächen, Baustellenzufahrten, zu schützender Einzelbaum

Bestand

- HD-Gasltg. in Betrieb
- HD-Gasltg. stillgelegt
- KKS-Anlage
- Schilderpfahl / mit Dach

Fremdanlagen

- DN, Medium, Betreiber: Rohrleitung
- xx, kV, Betreiber: Kabel
- DN, Werkstoff: Kanal / Kanaldeckel

Grenzen

- Flurstücksgrenze
- Flur
- Gemarkungsgrenze
- Gemeindegrenze
- Kreisgrenze

Sonderflächen

- Archäologie
- Denkmalschutz
- Alllasten
- Wasserschutzgebiete
- Fremdplanungen

Hinweise für die Bauausführung

Eintragung der Fremdanlagen ohne Gewähr für Richtigkeit und Vollständigkeit. Erkundung der genauen Lage bzw. örtliche Einweisung durch Betreiber der Fremdleitungen sind vom Auftragnehmer vorzunehmen bzw. zu veranlassen. Die Auflagen der Betreiber sind zu berücksichtigen. Alle nicht besonders bezeichneten horizontalen und vertikalen Knicke sind in elastischer Biegung oder mittels Schnittkrümmer auszuführen. Abstand zu kreuzenden Leitungen mind. 0,20 m.

Bei der Bauausführung sind die Bestimmungen des Denkmalschutz- und Pflegegesetzes vom 23.3.1978 (GVBl. 1978, Nr. 10, Seite 159) zu beachten. Danach ist jeder zutage kommende archäologische Fund unverzüglich zu melden, die Fundstelle soweit als möglich unverändert zu lassen und die Gegenstände sorgfältig gegen Verlust zu sichern.

Liegenschaftskataster: Datengrundlage Geobasisinformation der Vermessungs- und Katasterverwaltung Rheinland-Pfalz - ©GeoBasis-DE/LVermGeoRP2016
Aktualität der Geobasisinformation: 08 / 2016

MUNSCH-VERMESSUNG GmbH
Ingenieurbüro für Vermessung, Planung und graphisch-geometrische Datenverarbeitung, Abrechnung und Bauleitung

Sitz: Auf dem Limes 18, 56598 Rheinbrohl
Tel.: +49 2635 / 24 71, Fax: +49 2635 / 42 55

Technisches Büro: Hohenzollerstr. 33, 67063 Ludwigshafen
info@munsch-vermessung.de
Tel.: +49 621 / 62 19 65, Fax: +49 621 / 62 19 63

Ausführungsplan	bearbeitet Name/Datum	geprüft Name/Datum	freigegeben Name/Datum
Genehmigungsplan			
Index	Bemerkung	bearbeitet	geprüft
04 v. 21.02.2020	Ergänzung Arbeitsstreifen Creos	Me (IBNi)	Li (IBNi)
03 v. 07.02.2020	Trassenänderung und Arbeitsstreifenverlängerung	Me (IBNi)	Li (IBNi)
02 v. 04.02.2020	Änderung Leitungsbezeichnung	Me (IBNi)	Li (IBNi)
01 v. 03.12.2019	Eintragung Umtrassierung	Me (IBNi)	Li (IBNi)
00 v. 25.11.2019	Erstausgabe	MV-MK	MV-SW

Umlegung der Creos/Gas-Union-Leitung bei Bau-km 1+600 mit Rückbau einer Schiebergruppe

M.541.00259.01 Lageplan

Planungslos	Leistungsbezeichnung	DN	DP	Plan-Nr.:
	Ltg. Worms-Bad Kreuznach (Creos)	200		
	Ltg. Frankenthal-Bischofsheim (Gas-Union)	500		

Datum der letzten Änderung: 25.11.2019

Kataster: 11.2019, Topographie: 11.2019, Plotdatum: 25.11.2019

Maßstab 1: 500

Gas-Union GmbH
Theodor-Stern-Kai 1
60596 Frankfurt am Main
Tel.: 069 3003-0, Fax: 069 3003-129

Creos Deutschland GmbH
Dokumentation und Planung (DP)
Am Zunderbaum 9
66424 Homburg
Tel.: 06841 9886-0, Fax: 06841 9886-111

gas union