



GRUNDRISS

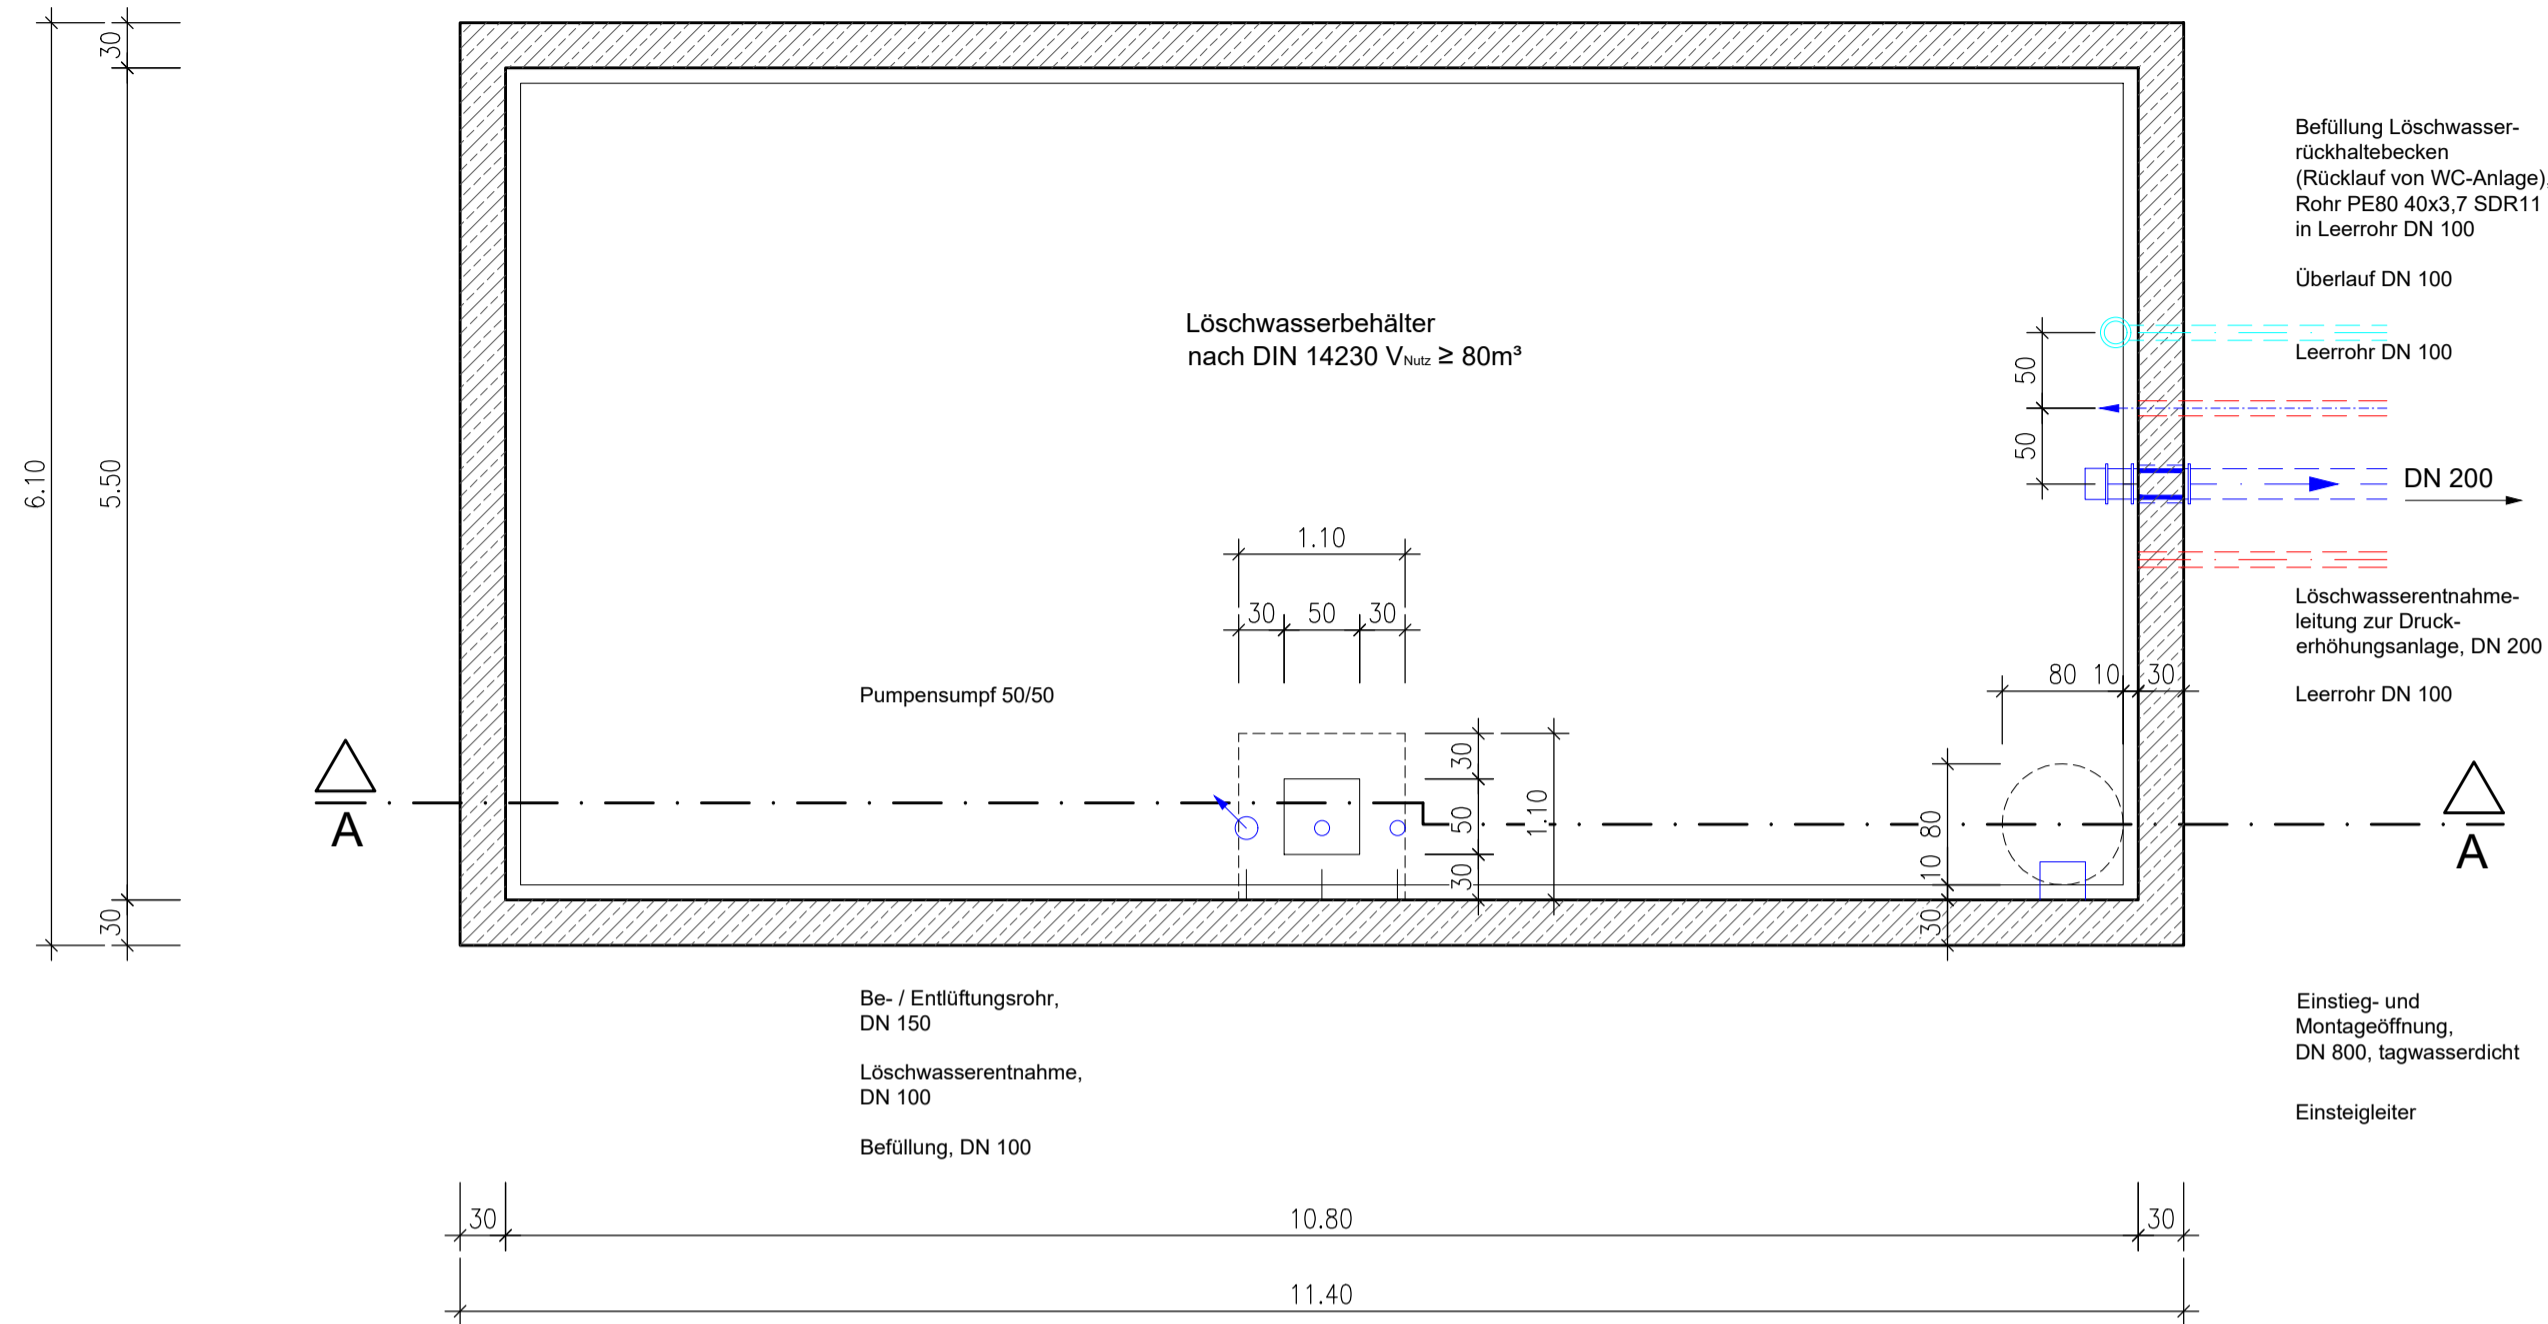

SCHNITT A-A

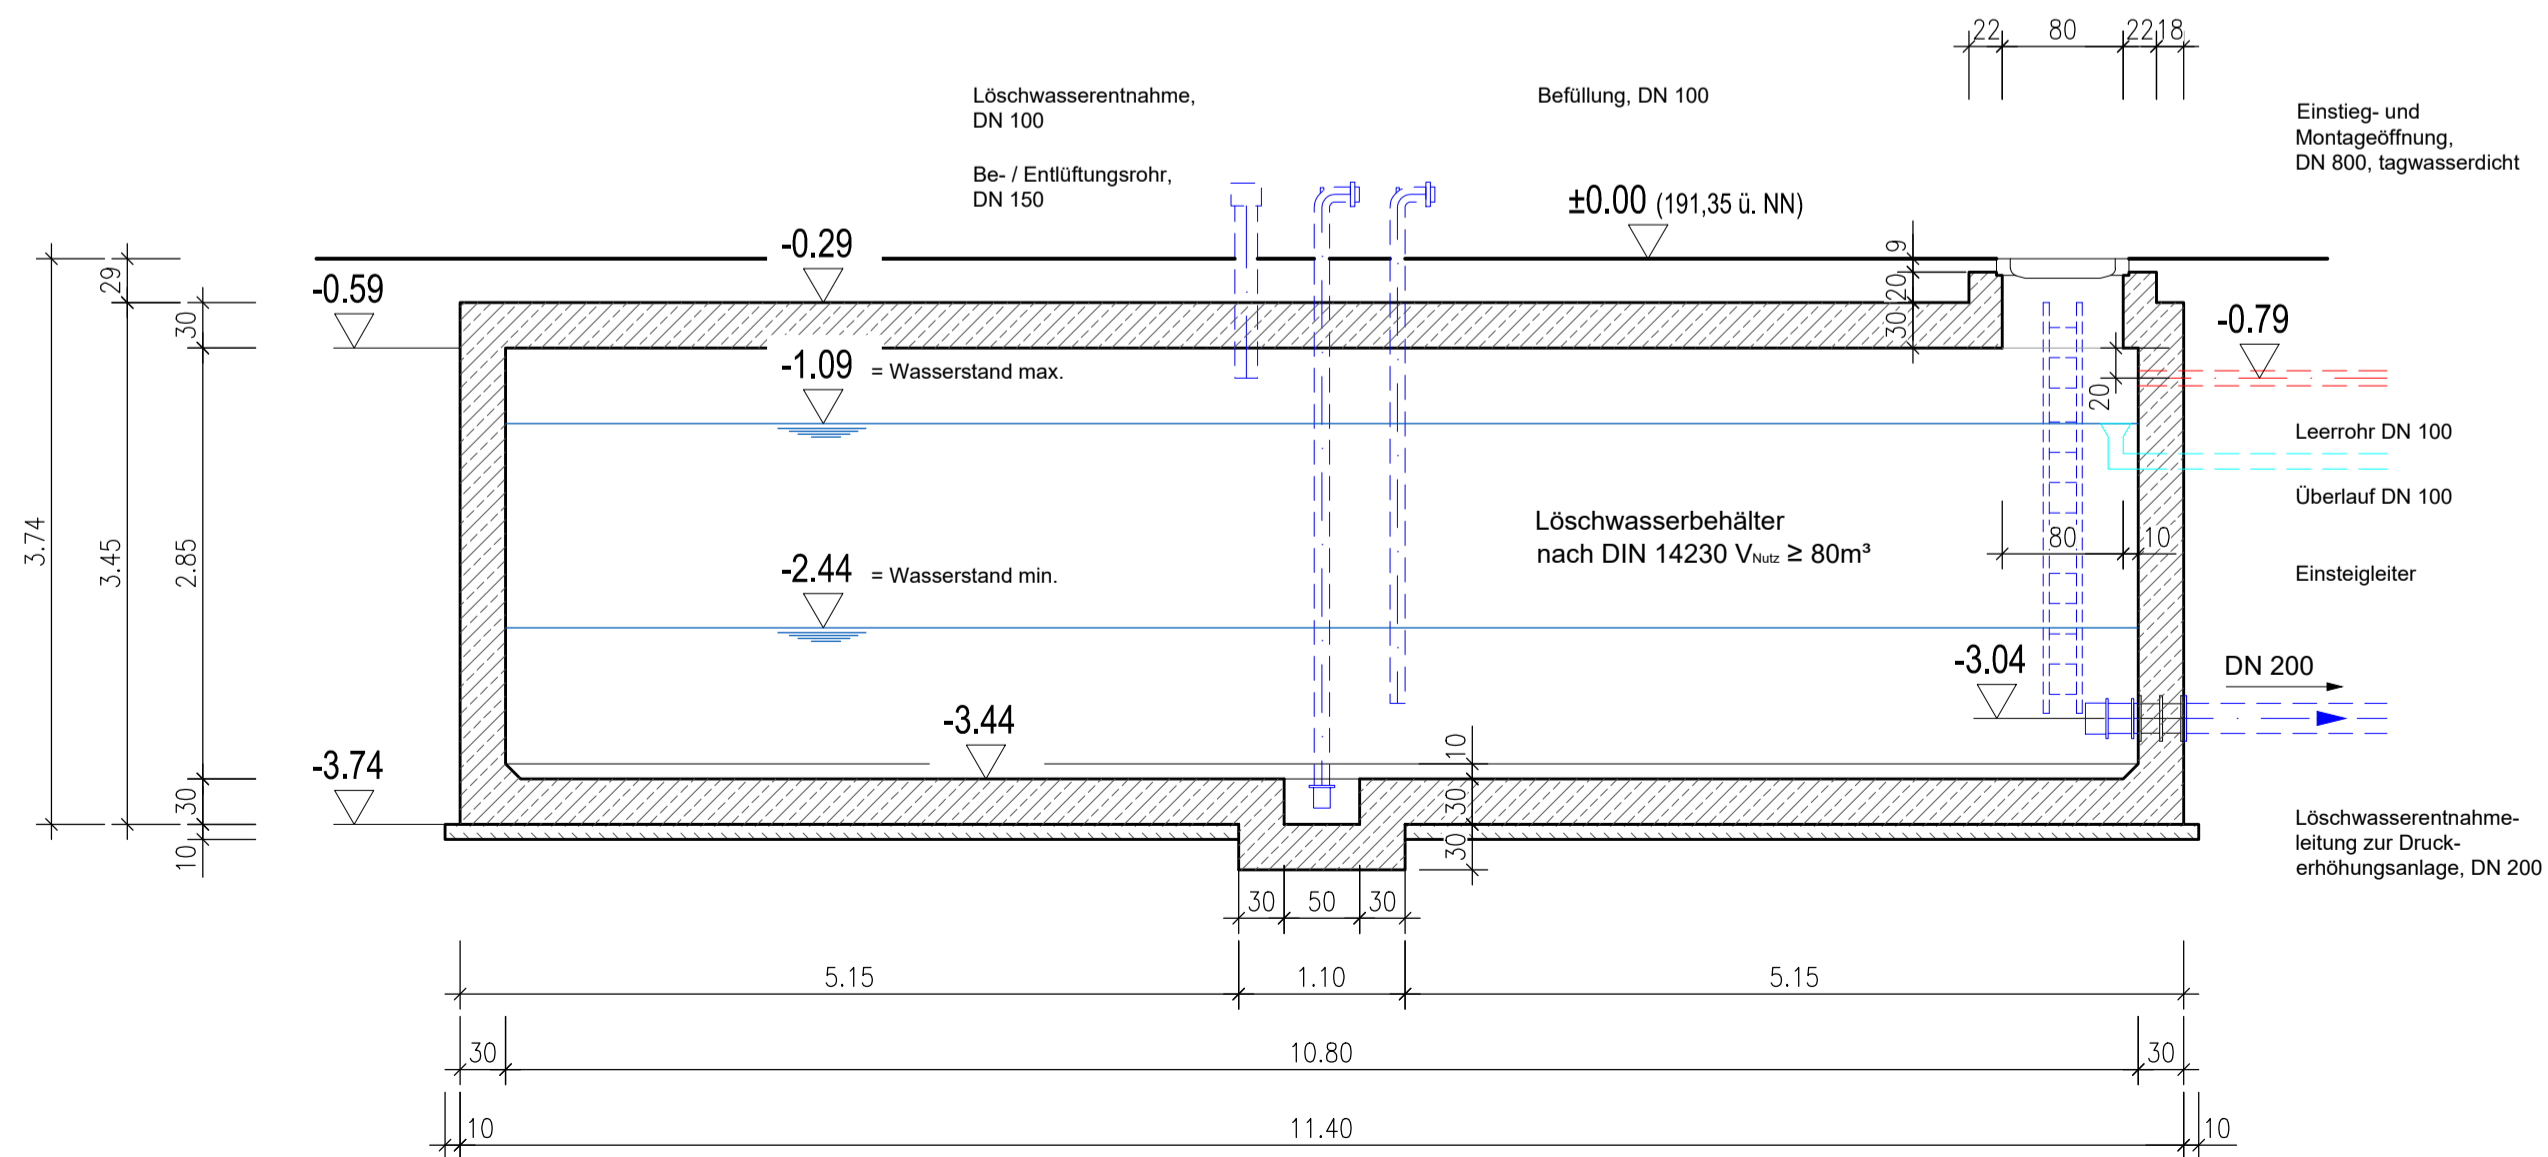

Index	Art der Änderung	Datum	Gezeichnet	Geprüft

Entwurfsbearbeitung

H₂R - INGENIEURE
HUHMANN, RUMMEL, HAUPENTHAL

Bachstraße 45
53498 Bad Breisig

Tel. 0 26 33 / 475 997 -0
Fax. 0 26 33 / 475 997 -20
www.h2r-ing.de

H₂R INGENIEURE
HUHMANN | RUMMEL | HAUPENTHAL

Projekt-Nr.: 10-223

Datum	Zeichen
Bearb.: 13.05.2022	HHU
Gez.: 13.05.2022	CHU
Gepr.: 13.05.2022	HHU

Rheinland-Pfalz

Landesbetrieb Mobilität Cochem-Koblenz
Ravenstraße 50
56812 Cochem
Tel: 02671/983-0, Fax: 02671/983-300

LBM

Unterlage: 15
Blatt-Nr.: 6
Plan-Nr.: 10223-E-4.06

Straße: L 103
Bauvorhaben: Apollo - und Diana - Tunnel
Nachrüstung Löschwasserversorgung
Gemarkung: Bad Bertrich

Projekt-Nr.:

Bauwerk:

Löschwasserbehälter

Datum	Zeichen
Bearb.:	
Gez.:	
Gepr.:	

ASB-Nr.:

Plandarstellung:

Grundriss, Schnitt A-A

FESTSTELLUNGSENTWURF

Maßstab: 1: 50

Aufgestellt:
Cochem, den 06.07.2022

Geprüft:

gez. Bernd Cornely
.....
Dienststellenleiter

Gesehen:

Genehmigt:

X:\projekte\2014_V4-251\Überschreibung_Planfeststellung_Löschwasserbehälter\10223-E-L06 - Löschwasserbehälter.dwg