

Y 32399046.328
X 5478969.273


Y 32399476.852
X 5478499.108

Y 32398955.245
X 5478885.869


Y 32399385.769
X 5478415.704



Blattgröße 1.69 x 0.297 = 0.502 m²

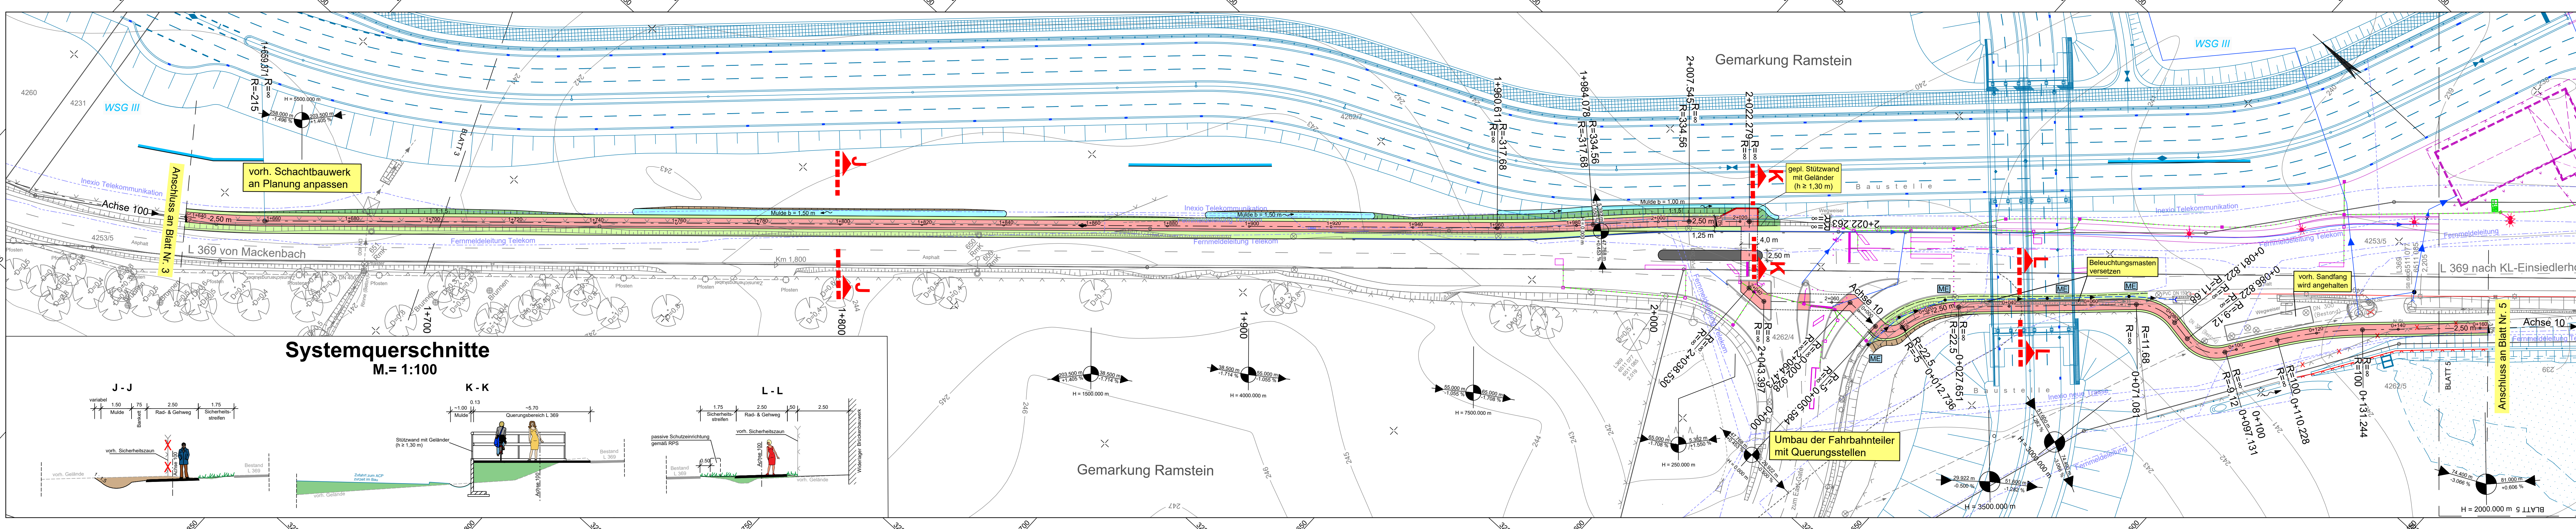

Systemquerschnitte M. = 1:100

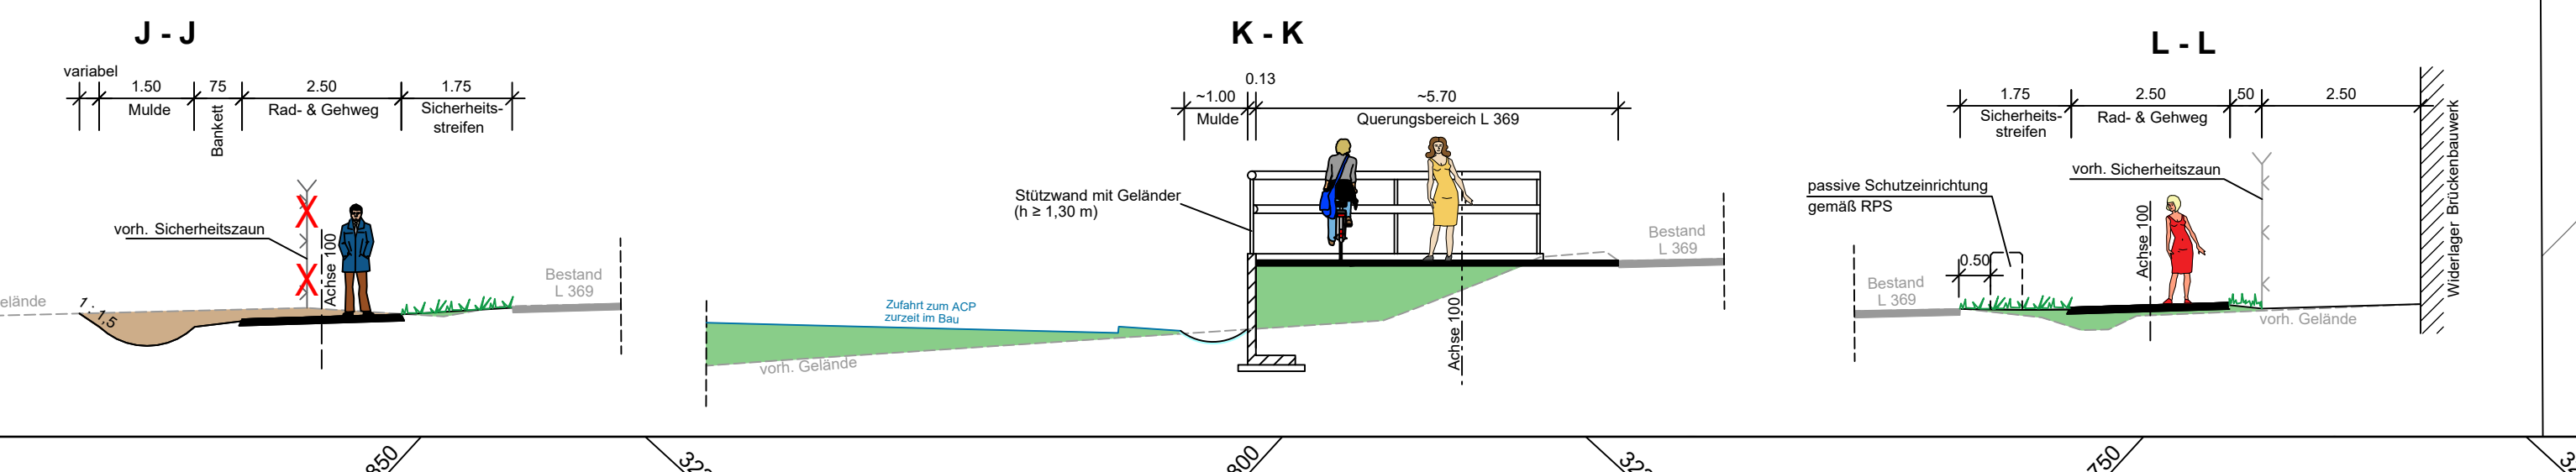

LEGENDE

Technische Planung

- | | | | |
|--|--------------------------|--|---|
| | Einschnittsböschung | | Fahrbahnquerneigung |
| | Mulde | | Hochpunkt |
| | Bankett | | Tiefpunkt |
| | Rad- und Gehweg | | Neigungsbrechpunkt mit Angabe von Gefälle (-) und Steigung (+) in Prozent, Länge der Gefälle- (Steigungs-) Strecke und Halbmesser |
| | Dammböschung | | PCE Beleuchtung |
| | Grünfläche | | PCE Planung |
| | Weg befestigt | | PCE Verrohrung |
| | Muldeneinlaufschacht | | LSA Habermehl_& Follmann |
| | Durchlass | | |
| | Steinschüttung Klasse CP | | |
| | Zaunanlage (Endzustand) | | |

Wasserwirtschaftliche Planung

- | | | | |
|--|----------------------|--|--------------|
| | Entwässerungsleitung | | Druckleitung |
|--|----------------------|--|--------------|

Schutzgebiete

- | | | | |
|--|--|--|-----------------------------|
| | FFH-Gebiet 6511-301 "Westlicher Moorniederung" | | Wasserschutzgebiet Zone III |
| | Naturschutzgebiet "Östliche Pfälzer Moorniederung" | | |

Nachrichtliche Übernahme

- | | | | |
|--|--|--|---|
| | Erschließungsmaßnahmen zur Anbindung des US-Militärhospitals an die L 369 (zurzeit in Bau) | | Ausbau der L 369 durch Anlegung eines Kreisverkehrsplatzes (bereits realisiert) |
| | | | Ausbau der AS KL-Einsiedlerhof (zurzeit in Bau) |

Vohr. Ver- und Entsorgungsleitungen

- | | | |
|--|--|---|
| | Stromversorgung (US-Basis Kabel, US Digging Permit, FG Wattenheim) | Die Lage der Leitungen wurden nach Angaben bzw. nach den Unterlagen der jeweiligen Versorgungsträger graphisch übernommen. Die genaue Lage der Ver- und Entsorgungsanlagen muss bei der Bauausführung geortet und örtlich überprüft werden. |
| | Stromversorgung (Nieder- Spannung (Pfalzwerke)) | |
| | Gasleitung (Creos/Pipeline FBG) | Geplante Entwässerungseinrichtungen
Die genauen Höhen und Lagen der Schachtdeckungen und Abflüsse sind bei der Bauausführung zu prüfen und örtlich festzulegen. |
| | Fernmeldeleitung/Kommunikation (Telekom, USC-1150, FG Wattenheim/Inexio) | |
| | Glasfaserkabel (USC 1150) | |

c			
b			
a			
Nr.	Art der Änderung	Datum	Name

1	2	3	4	5	6	7	8	9	10	11
---	---	---	---	---	---	---	---	---	----	----

Entwurfsbearbeitung: SCHÖNHOFEN Ingenieure Hertelsbrunnening 5 67657 Kaiserslautern Tel.: 06 31 13 41 24 - 0 Fax: 06 31 14 37 45 E-Mail: info@si-kl.de		Projekt-Nr.: 2018.037	Datum	Name
		bearbeitet:	Oktober 2022	A.Berg
		gezeichnet:	Oktober 2022	Hauptmann
		geprüft:	Oktober 2022	A.Berg

	Landesbetrieb Mobilität Kaiserslautern Mollauer Straße 20 67657 Kaiserslautern Tel.: 0631/3631-0 Fax: 0631/3631-225	Datum	Name
		bearbeitet:	
		gezeichnet:	
		geprüft:	

FESTSTELLUNGSENTWURF

Straßenbauverwaltung: 	Unterlage: 5 Lageplan	Blatt-Nr.: 4
PROJIS-Nr.:	SAP-Nr.: A. 32-16-0039	Maßstab: 1:500

Ausbau der L 369 zwischen Mackenbach und KL-Einsiedlerhof durch Neubau eines Geh- und Radweges

aufgestellt: Kaiserslautern, den 23.10.2023	
gez. R. Lutz Dienststellenleiter	