


Y 32342636.475
X 5535243.663

Y 32343026.042
X 5534858.962

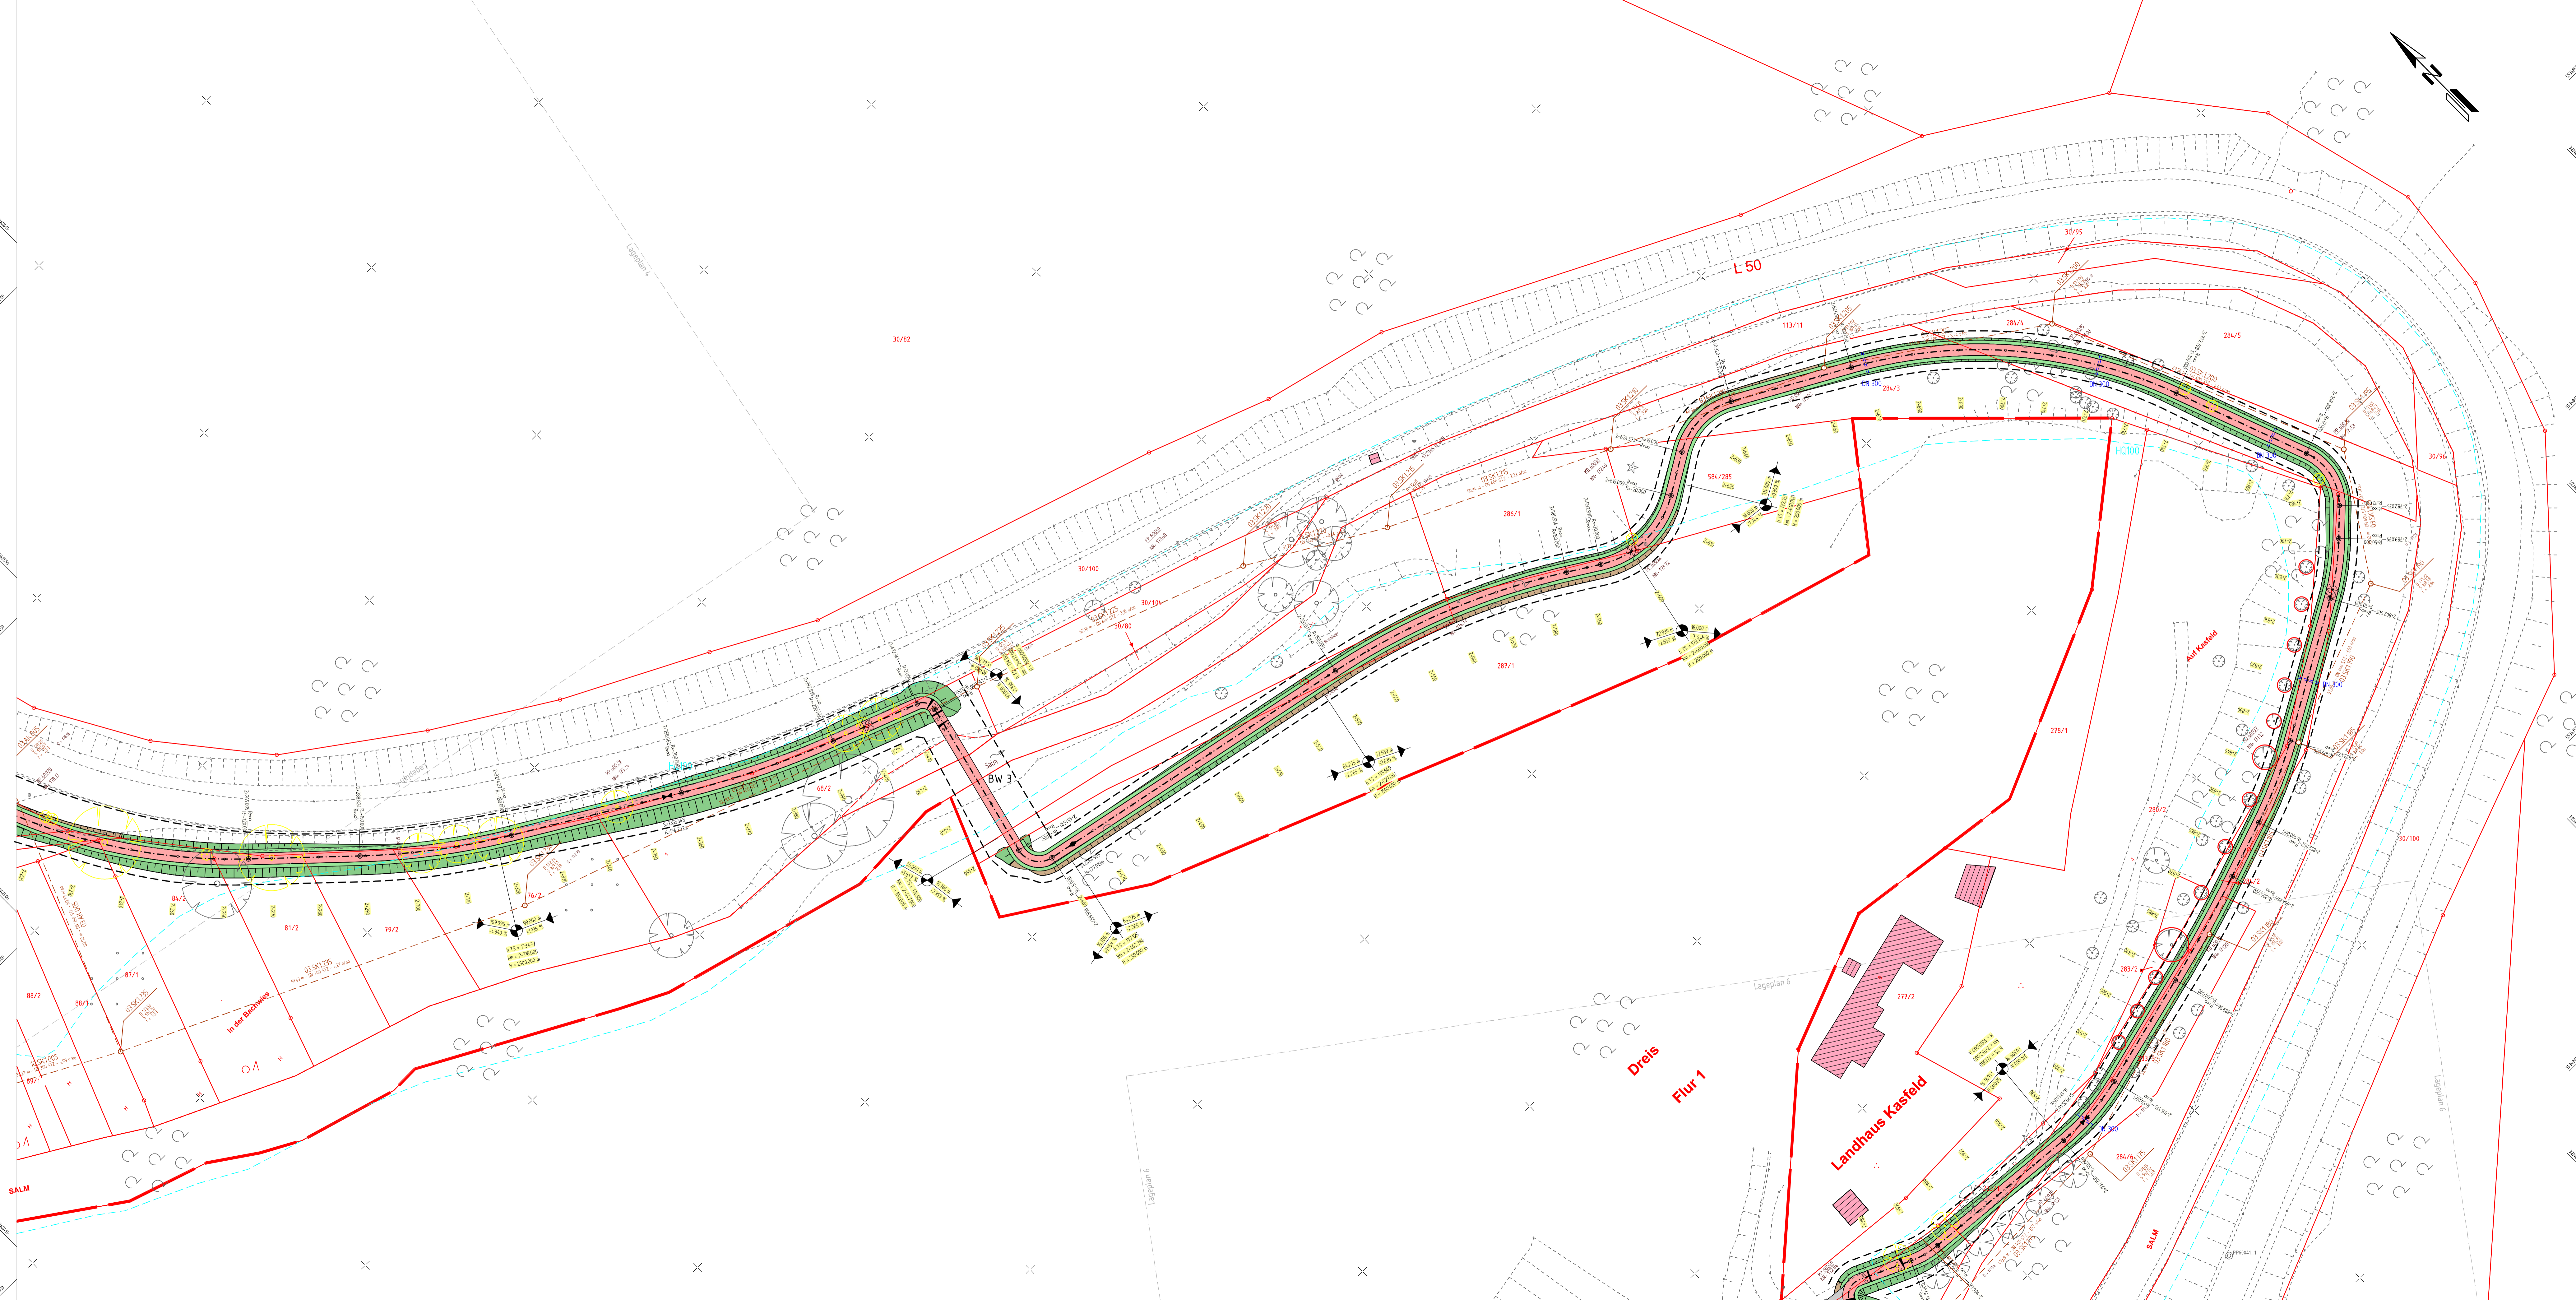

Y 32342441.841
X 5535046.566

Y 32342831.407
X 5534661.866

Planung	Bestand
Estrichbelichtung Maße mit Fließrichtung / Versicherungsmasse	Flurstücksgrenze
Straßeneinfassungen / Grifflinien	Flurstücksgrenze
Fahrbahn mit Achse	Gemarkungsgrenze
Fahrbahn Arbaustreifen	Landes- / Bundesgrenze
Rinnle	Flurstücknummer
Barriere / Trennstreifen	Nummer
Wirtstraße	Gewerbebezeichnung
Radweg mit Zubehör / Parkstreifen	Gemarkung
Zufahrt mit Beschilderung gemeinsamer Geh- und Radweg Barriere mit Zubehör	Gebäude
Dammböschung	Topographie
Entwässerungsgaben mit Fließrichtung	Unterflurdrain
Nr. im Fließverzeichnis freizuhaltendes Stützwerk	Schacht
Anordnung befestigt	Stationen / Beginn u. Ende OD bzw. Verknüpfungsbereich
Anordnung unrofestigt	Leitung
Anordnung Wasser	Straßenlauf
Stützmauer / Mauer	Schieberkappe Wasser
Rückauflage	Schieberkappe Gas
Bauflächengrenze	Elektrische Laterne
Tabuzone	Verkehrszeichen / Ortstafel
gepfl. Baum / Hecke / Strauchpflanzung	Holzmast
Landschaftsbaumaßnahmen Strecken von Blumentwäbeln flache bodenmechanische Gelände oder / und Staueinstellung	Zufahrt / Zugang
Baumschutzmaßnahme nach RAS-LP-4	Böschung
Zaun	Polygonpunkt
Schutzplanke	Art der Befestigung
Elektrische Laterne	gepunter Geländebruch
Markierung	Gebäude bereits abgetragen
Achsenpunktbeschriftung	vom Stützmauer / Abbruch Stützmauer
Achsenpunktbeschriftung	vom Laub- / Nadelbaum / Abbruch Laub- / Nadelbaum
Höhenmessung	vom Hecke / Abbruch Hecke
Quermessung, Station	Zaun
Neigungsbrechpunkt mit Angabe von Station, Abänderungsbereich, Länge, Neigung und Abstand zum nächsten Neigungsbrechpunkt	Schutzplanke
Regenwasserleitung mit Angabe von Fließrichtung, Länge, Gefälle, Durchmesser und Material	Versorgungsanrichtungen
Dimensionierung / Materialangabe mit Kontrollschicht sowie Neigungs- und Schwere- angaben	Trinkwasserleitung
Straßenlauf mit Anschlussleistung	Gasleitung
Pfeilschicht	E-Freileitung
Muldenrechenbohrung	E-Leitung
Rohrversuch mit Böschungsbauwerk	Fernwärmeleitung
Kompletter Straßenlauf-Schacht	Schmutzwasserleitung
	Regenwasserleitung
	Leitung Straßenbeleuchtung
	Fernwärmeleitung
	Versorgungsanrichtungen aus analogen Daten. Die Lage der Leitungen erfolgt nur nachrichtlich, siehe dazu Übersichtswesen.

Datum Vermessung: 11/2016
 Datengrundlage Geobasisdaten:
 ©GeoBasis-DE/LVermGeoRP2002-04

1	2	3	4	5	6	7
---	---	---	---	---	---	---

PLANFESTSTELLUNG

Rheinland-Pfalz
 Landesbetrieb Mobilität
 Trier
 Diabachstr. 15 c. 54292 Trier
 Tel. 0651/9796-0 Fax: 0651/9796-1480

Unterlage: 05 Blatt Nr.: 05	Maßnahmen Nr.: A.22-08-0069
Ausbau der L 50 durch den Bau eines Radweges zwischen Bruch und Dreis	
bearbeitet: Juni 2021	Basler
gezeichnet: Nov. 2023	Berlges
geprüft: Nov. 2023	
LAGEPLAN 5	Maßstab 1 : 500
von NK: 6006 052	nach NK: 6006 031

Entwurfsprüfung: LBM Trier	Datum	Name
Straßenplanung:	29.02.2024	Marc Kuhn
Landespflege:		
Inmisionsschutz:		
Nr. / Art der Änderung	Datum	Name
1		
2		
3		
4		
5		
6		

aufgestellt:
 gez. Bartnick
 Trier, den 11.03.2024